
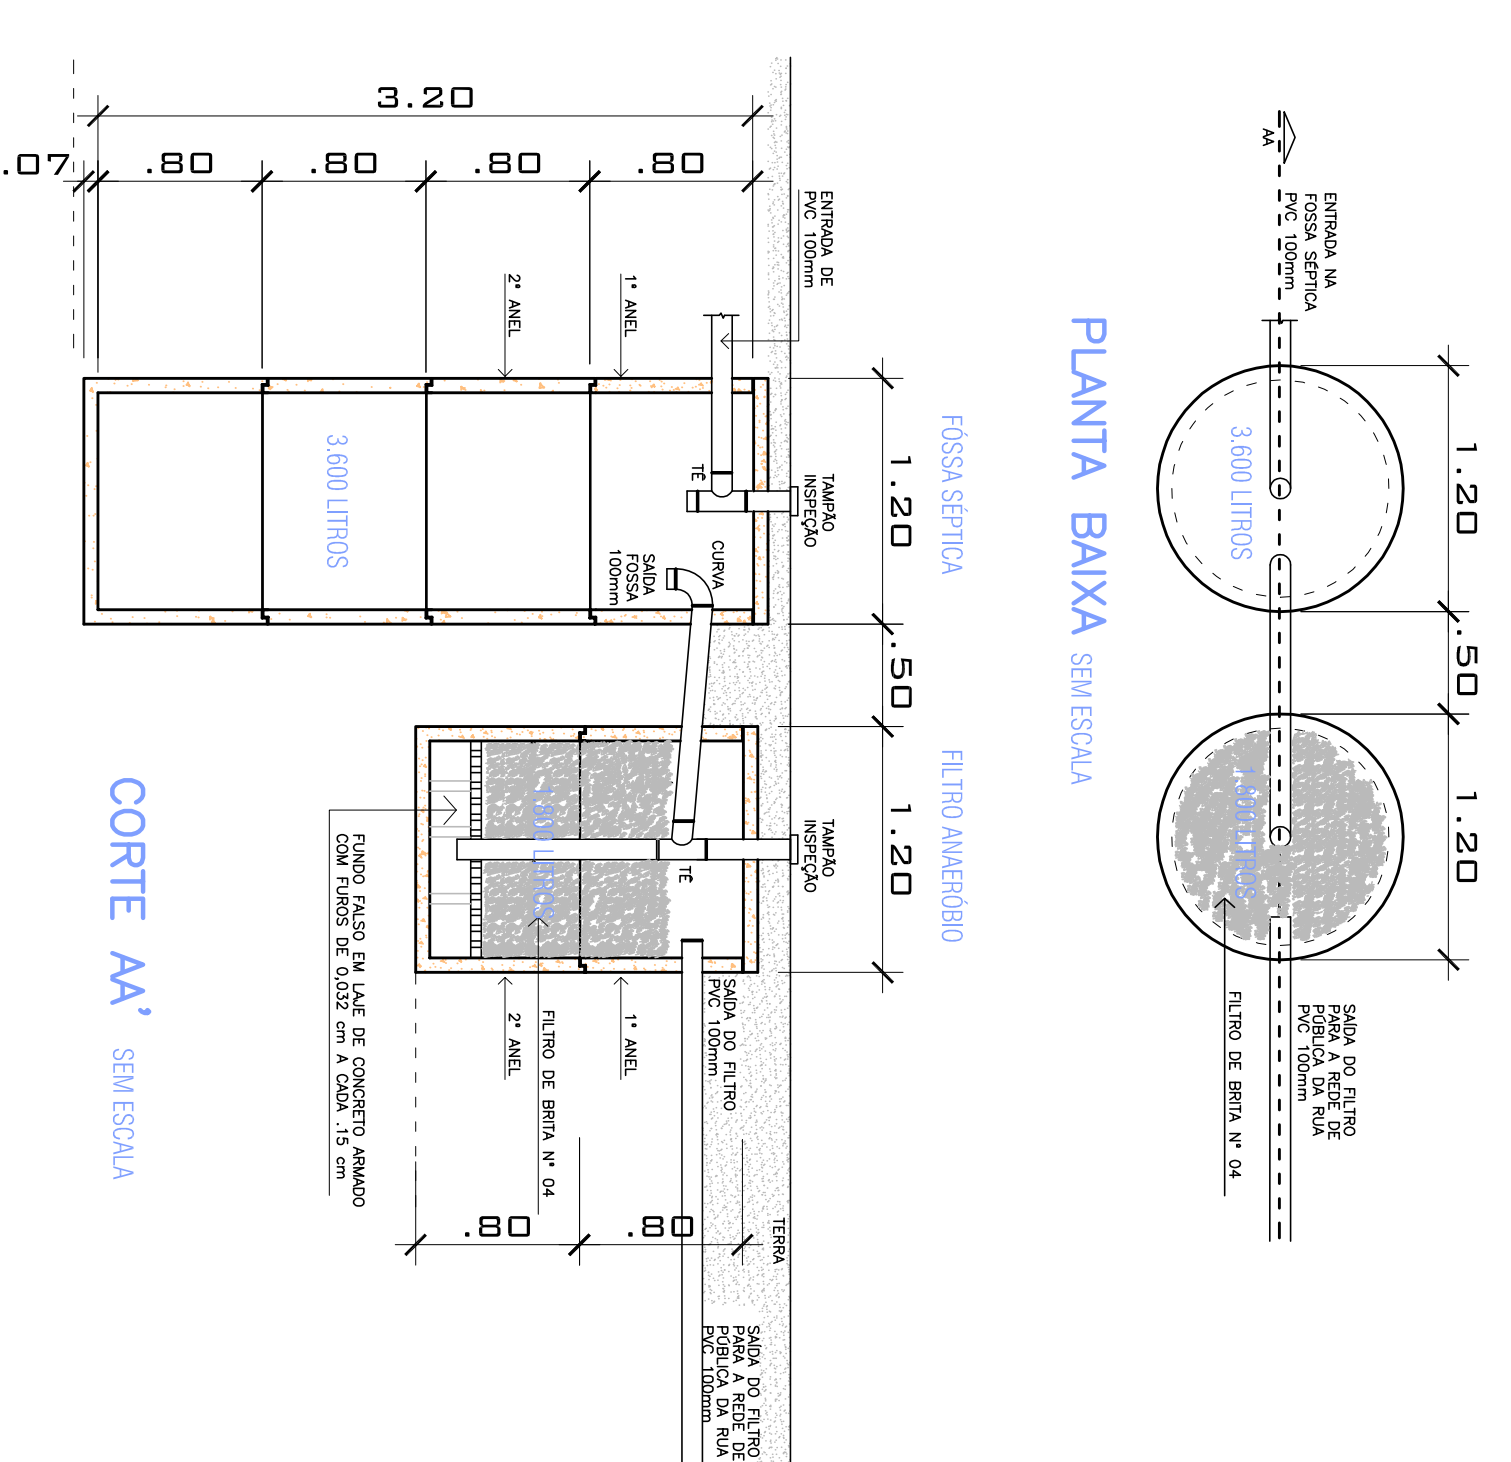


INSTALAÇÃO HIDROSSANITÁRIA, escala: 1/75

DETAHES DE INSTALAÇÃO

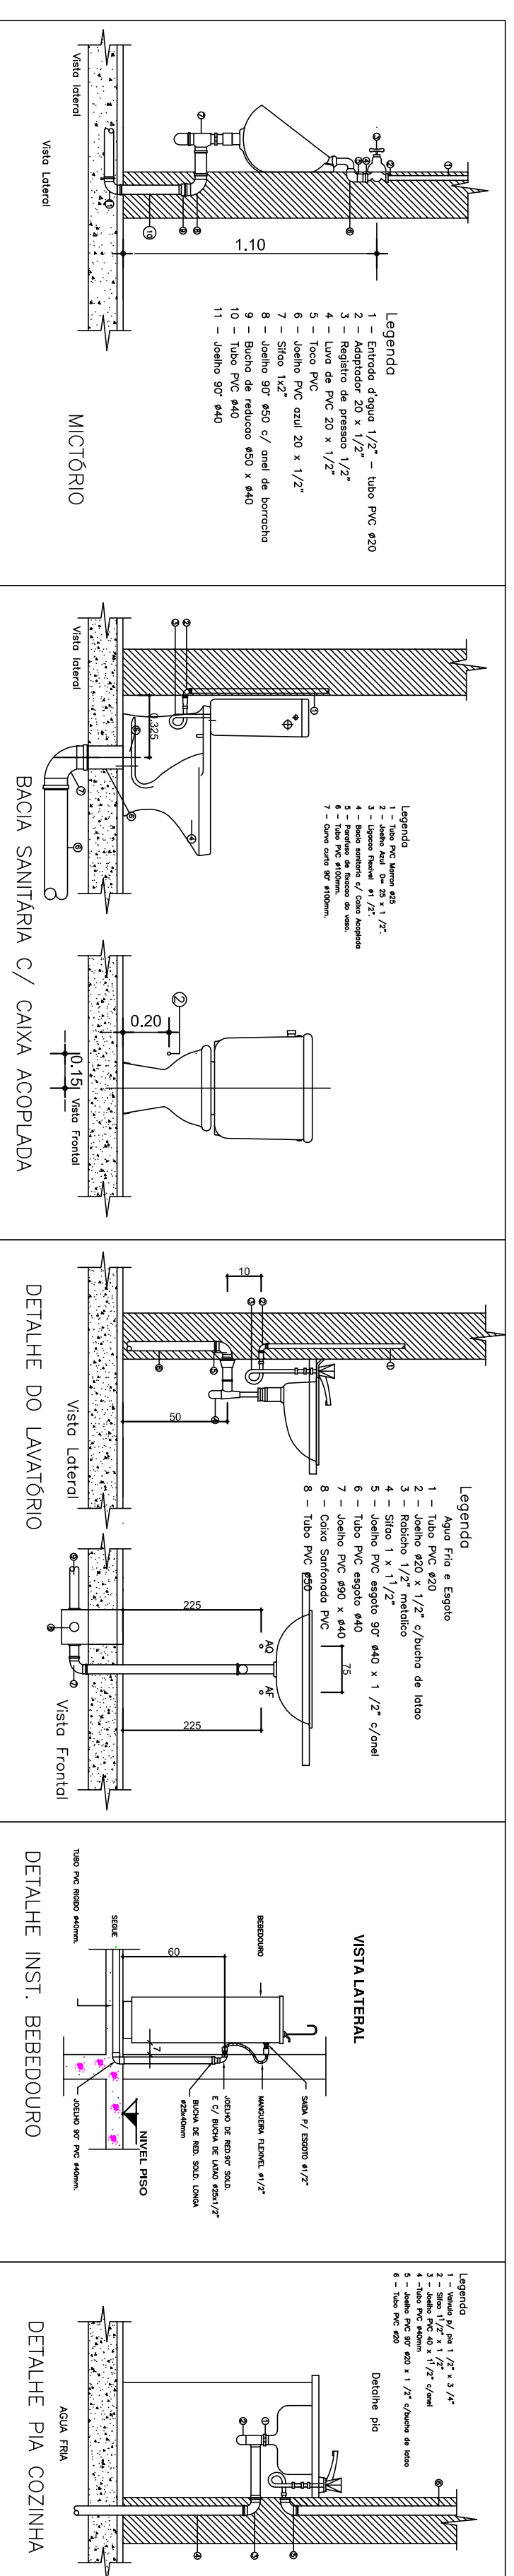

PLANTA BAIXA SEM ESCALA

PROJETO PARA CÂMARA DE VEREDADORES

Proprietário:	MUNICÍPIO DE PONTÃO	Projeto elaborado por:	EVERTON
Modelo de obra:	PONTO/RS	Projeto executado por:	15/11/2013
Arquiteto:	CEZAR GONCALVES LIMA	Arquiteto responsável:	353.49/2
Engenheiro:	DIREITOS AUTÔNOMOS	Engenheiro responsável:	INDICAÇÃO
Projeto:	INSTALAÇÃO HIDROSSANITÁRIA	Prancha:	06